

RÉGION NOUVELLE-AQUITAINE  
DÉPARTEMENT DE LA VIENNE  
COMMUNE DE DANGÉ-SAINT-ROMAIN

Maître d'Ouvrage  
**EREA INGENIERIE**



**PARC PHOTOVOLTAÏQUE «LES VARENNES DU MOULIN À VENT»**  
**DEMANDE DE PERMIS DE CONSTRUIRE**

DOSSIER COMPLÉMENT 25.06.2020

**msa**  
matthias schweisshelm architecture  
23 rue Hoche // 93500 Pantin  
ms@msarchi.net // www.msarchi.net

# PARC PHOTOVOLTAÏQUE «LES VARENNES DU MOULIN À VENT» COMMUNE DE DANGÉ-SAINT-ROMAIN

 
## PC2. PLANS DE MASSE AU 1/2500ÈME

### PERMIS DE CONSTRUIRE

SIGNATURE:

**msa**

matthias schweisshelm architecture  
23 rue Hoche 93500 Pantin  
tél. +33 6 47 86 79 14 / email. msa@msarchi.net  
siret. 424 643 613 00030 // craf n° S18674



**PARC PHOTOVOLTAÏQUE  
LES VARENNES DU MOULIN À VENT**

COMMUNE DE DANGÉ-SAINT-ROMAIN  
DEPARTEMENT DE LA VIENNE

MAITRE D'OUVRAGE :




EREA INGENIERIE  
10, place de la République  
37190 Azay-le-Rideau  
S.A.R.L. au capital de 50 000 €  
SIRET 514 673 896 00031 - 514 673 896 RCS Tours

LEGENDE:

Empty legend box for the permit to build.

Empty box for additional information or notes.

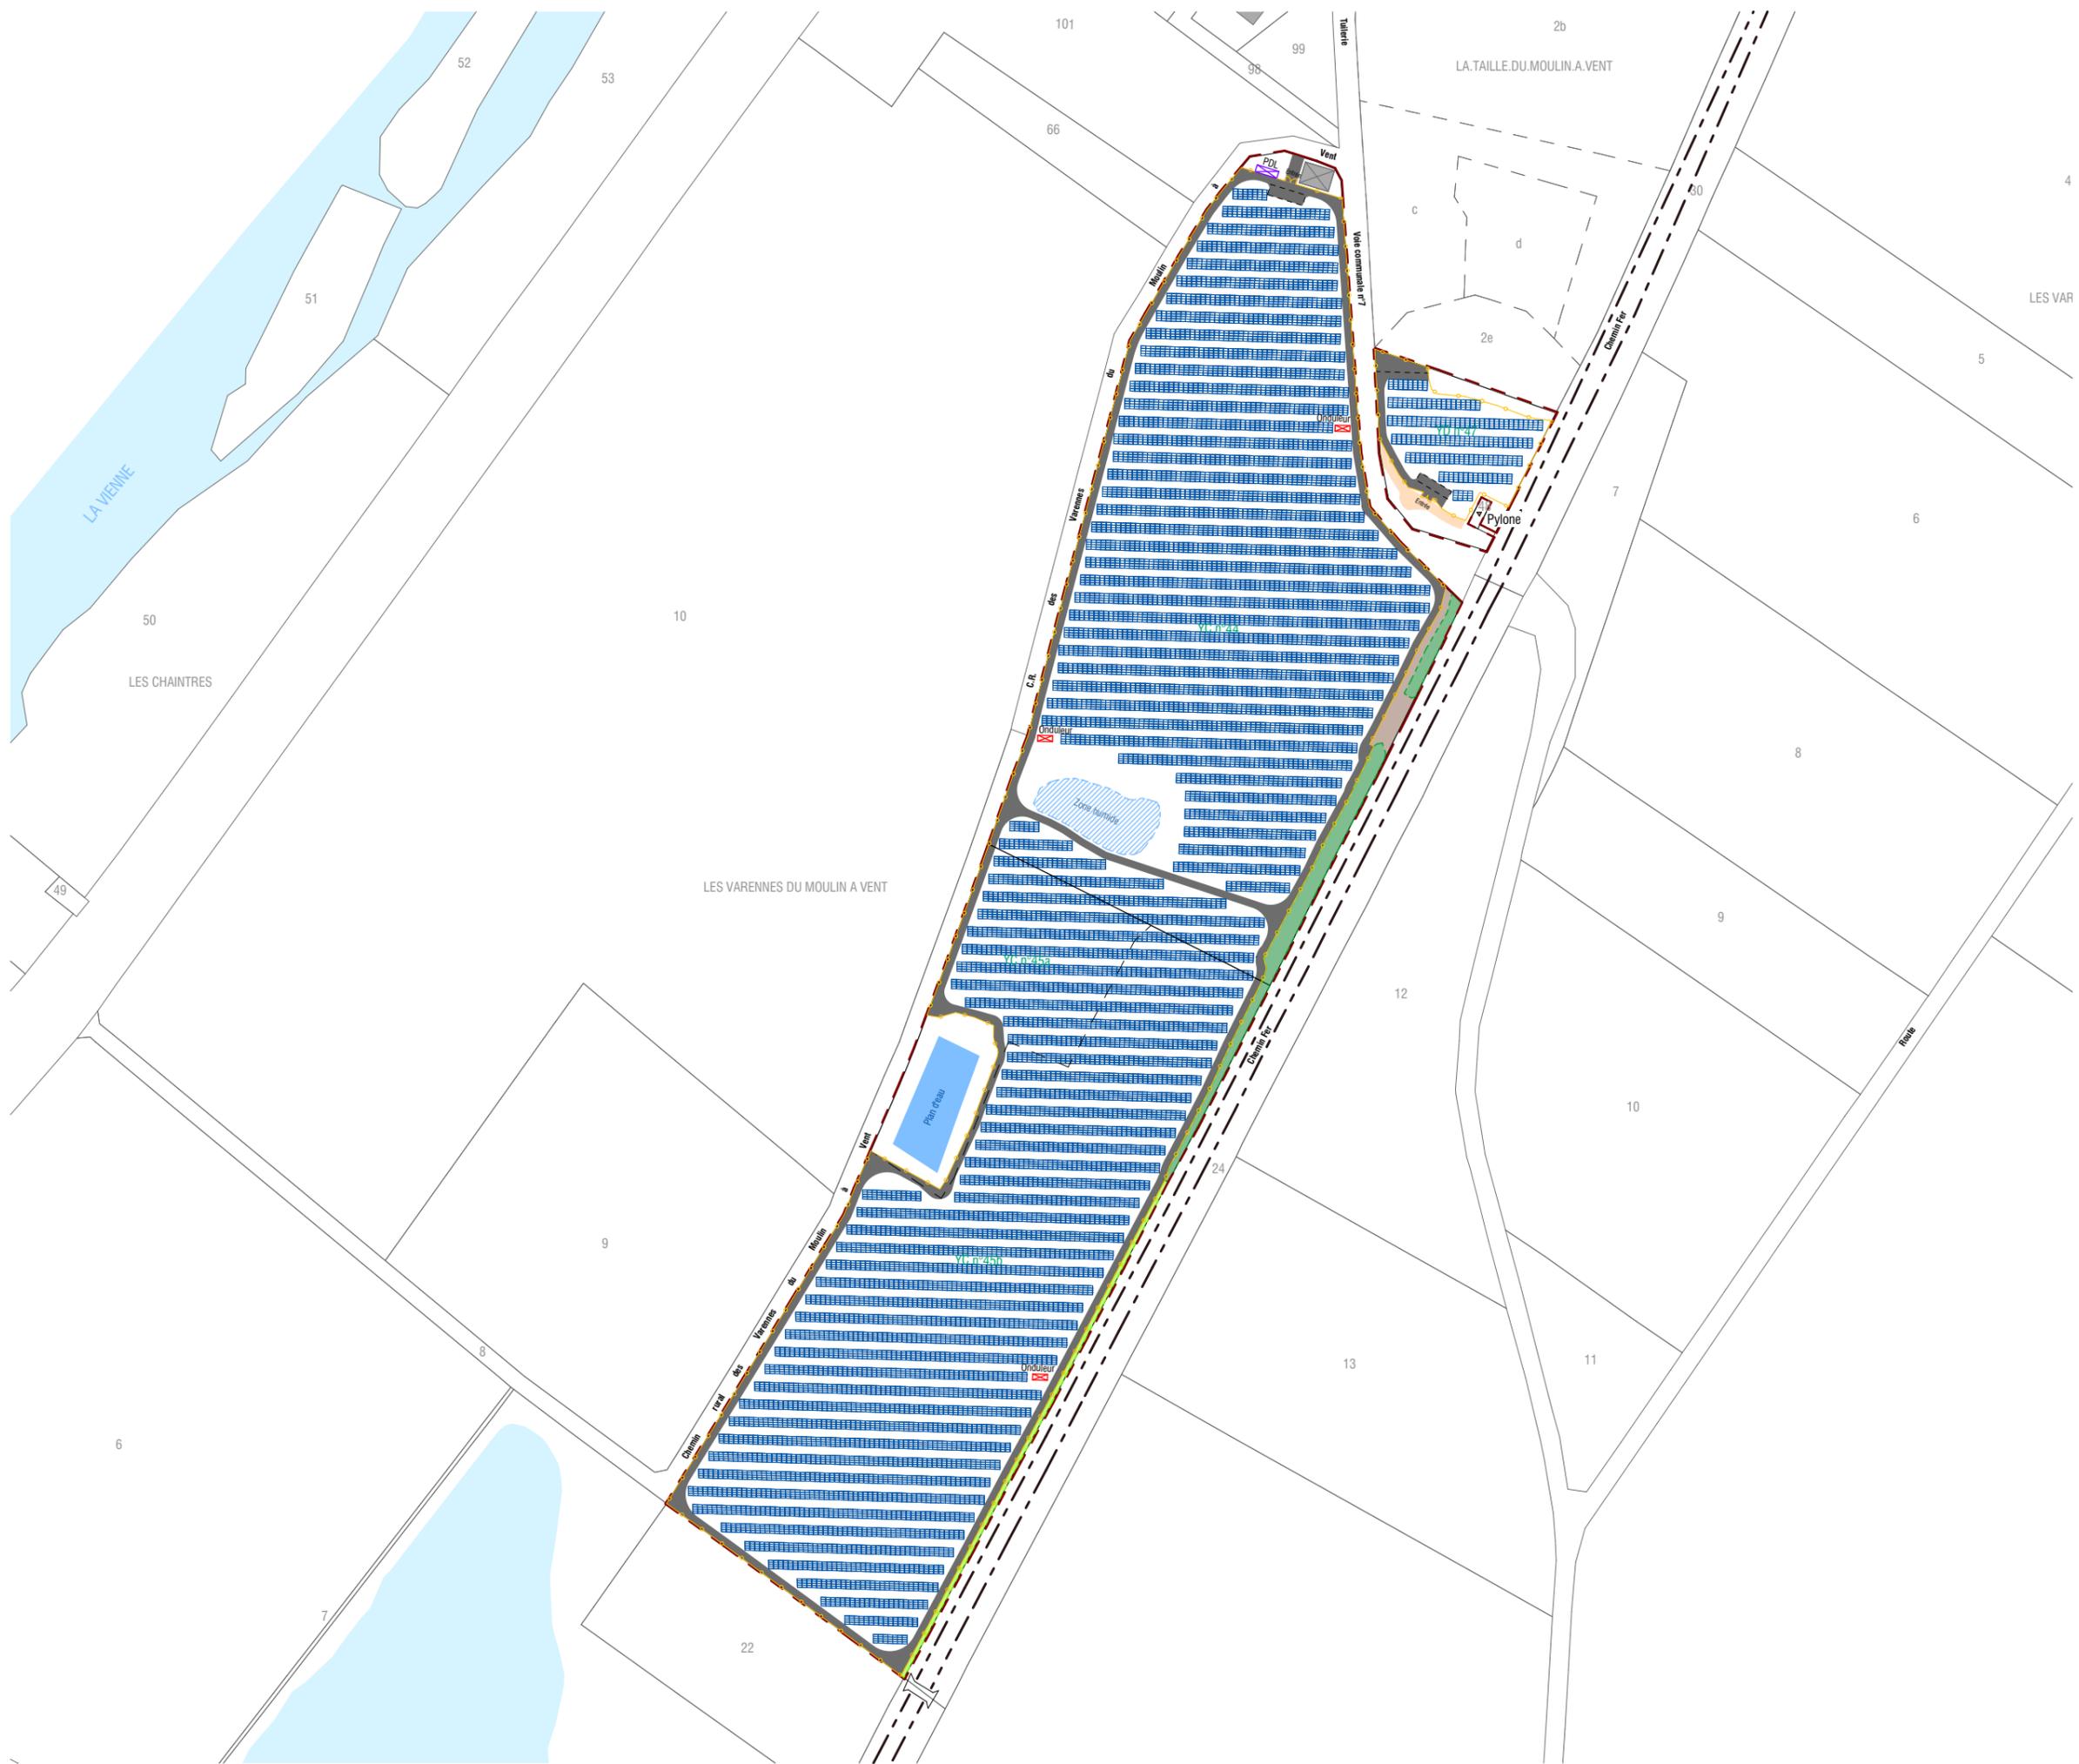

# PERMIS DE CONSTRUIRE

SIGNATURE:

**msa**

matthias schweishelm architecture  
 23 rue Hoche 93500 Pantin  
 tél. +33 6 47 86 79 14 / email. msa@msarchi.net  
 siren. 424 643 613 00030 // craf n° S18674

*Matthias Schweishelm*

## PARC PHOTOVOLTAÏQUE LES VARENNES DU MOULIN À VENT

COMMUNE DE DANGÉ-SAINT-ROMAIN  
 DEPARTEMENT DE LA VIENNE

MAITRE D'OUVRAGE :



 
**EREA INGENIERIE**  
 10, place de la République  
 37190 Azay-le-Rideau  
 S.A.R.L. au capital de 50 000 €  
 SIRET 514 673 896 00031 - 514 673 896 RCS Tours

### LEGENDE:

- Table photovoltaïque
- Local électrique (onduleurs + transformateur)
- Poste de livraison
- Chemin d'exploitation
- Bache incendie
- Clôture à mailles rigides avec passage pour petite faune et entrée
- Haie conservée
- Haie à planter
- ZIP
- Zone humide
- Plan d'eau
- Accès pour l'antenne
- Servitude SNCF
- Limites parcellaires
- Points d'eau / rivière
- Bâtiments existants




Echelle 1/2500 au format A3



## PLAN DE MASSE PHASE EXPLOITATION

**PC2**

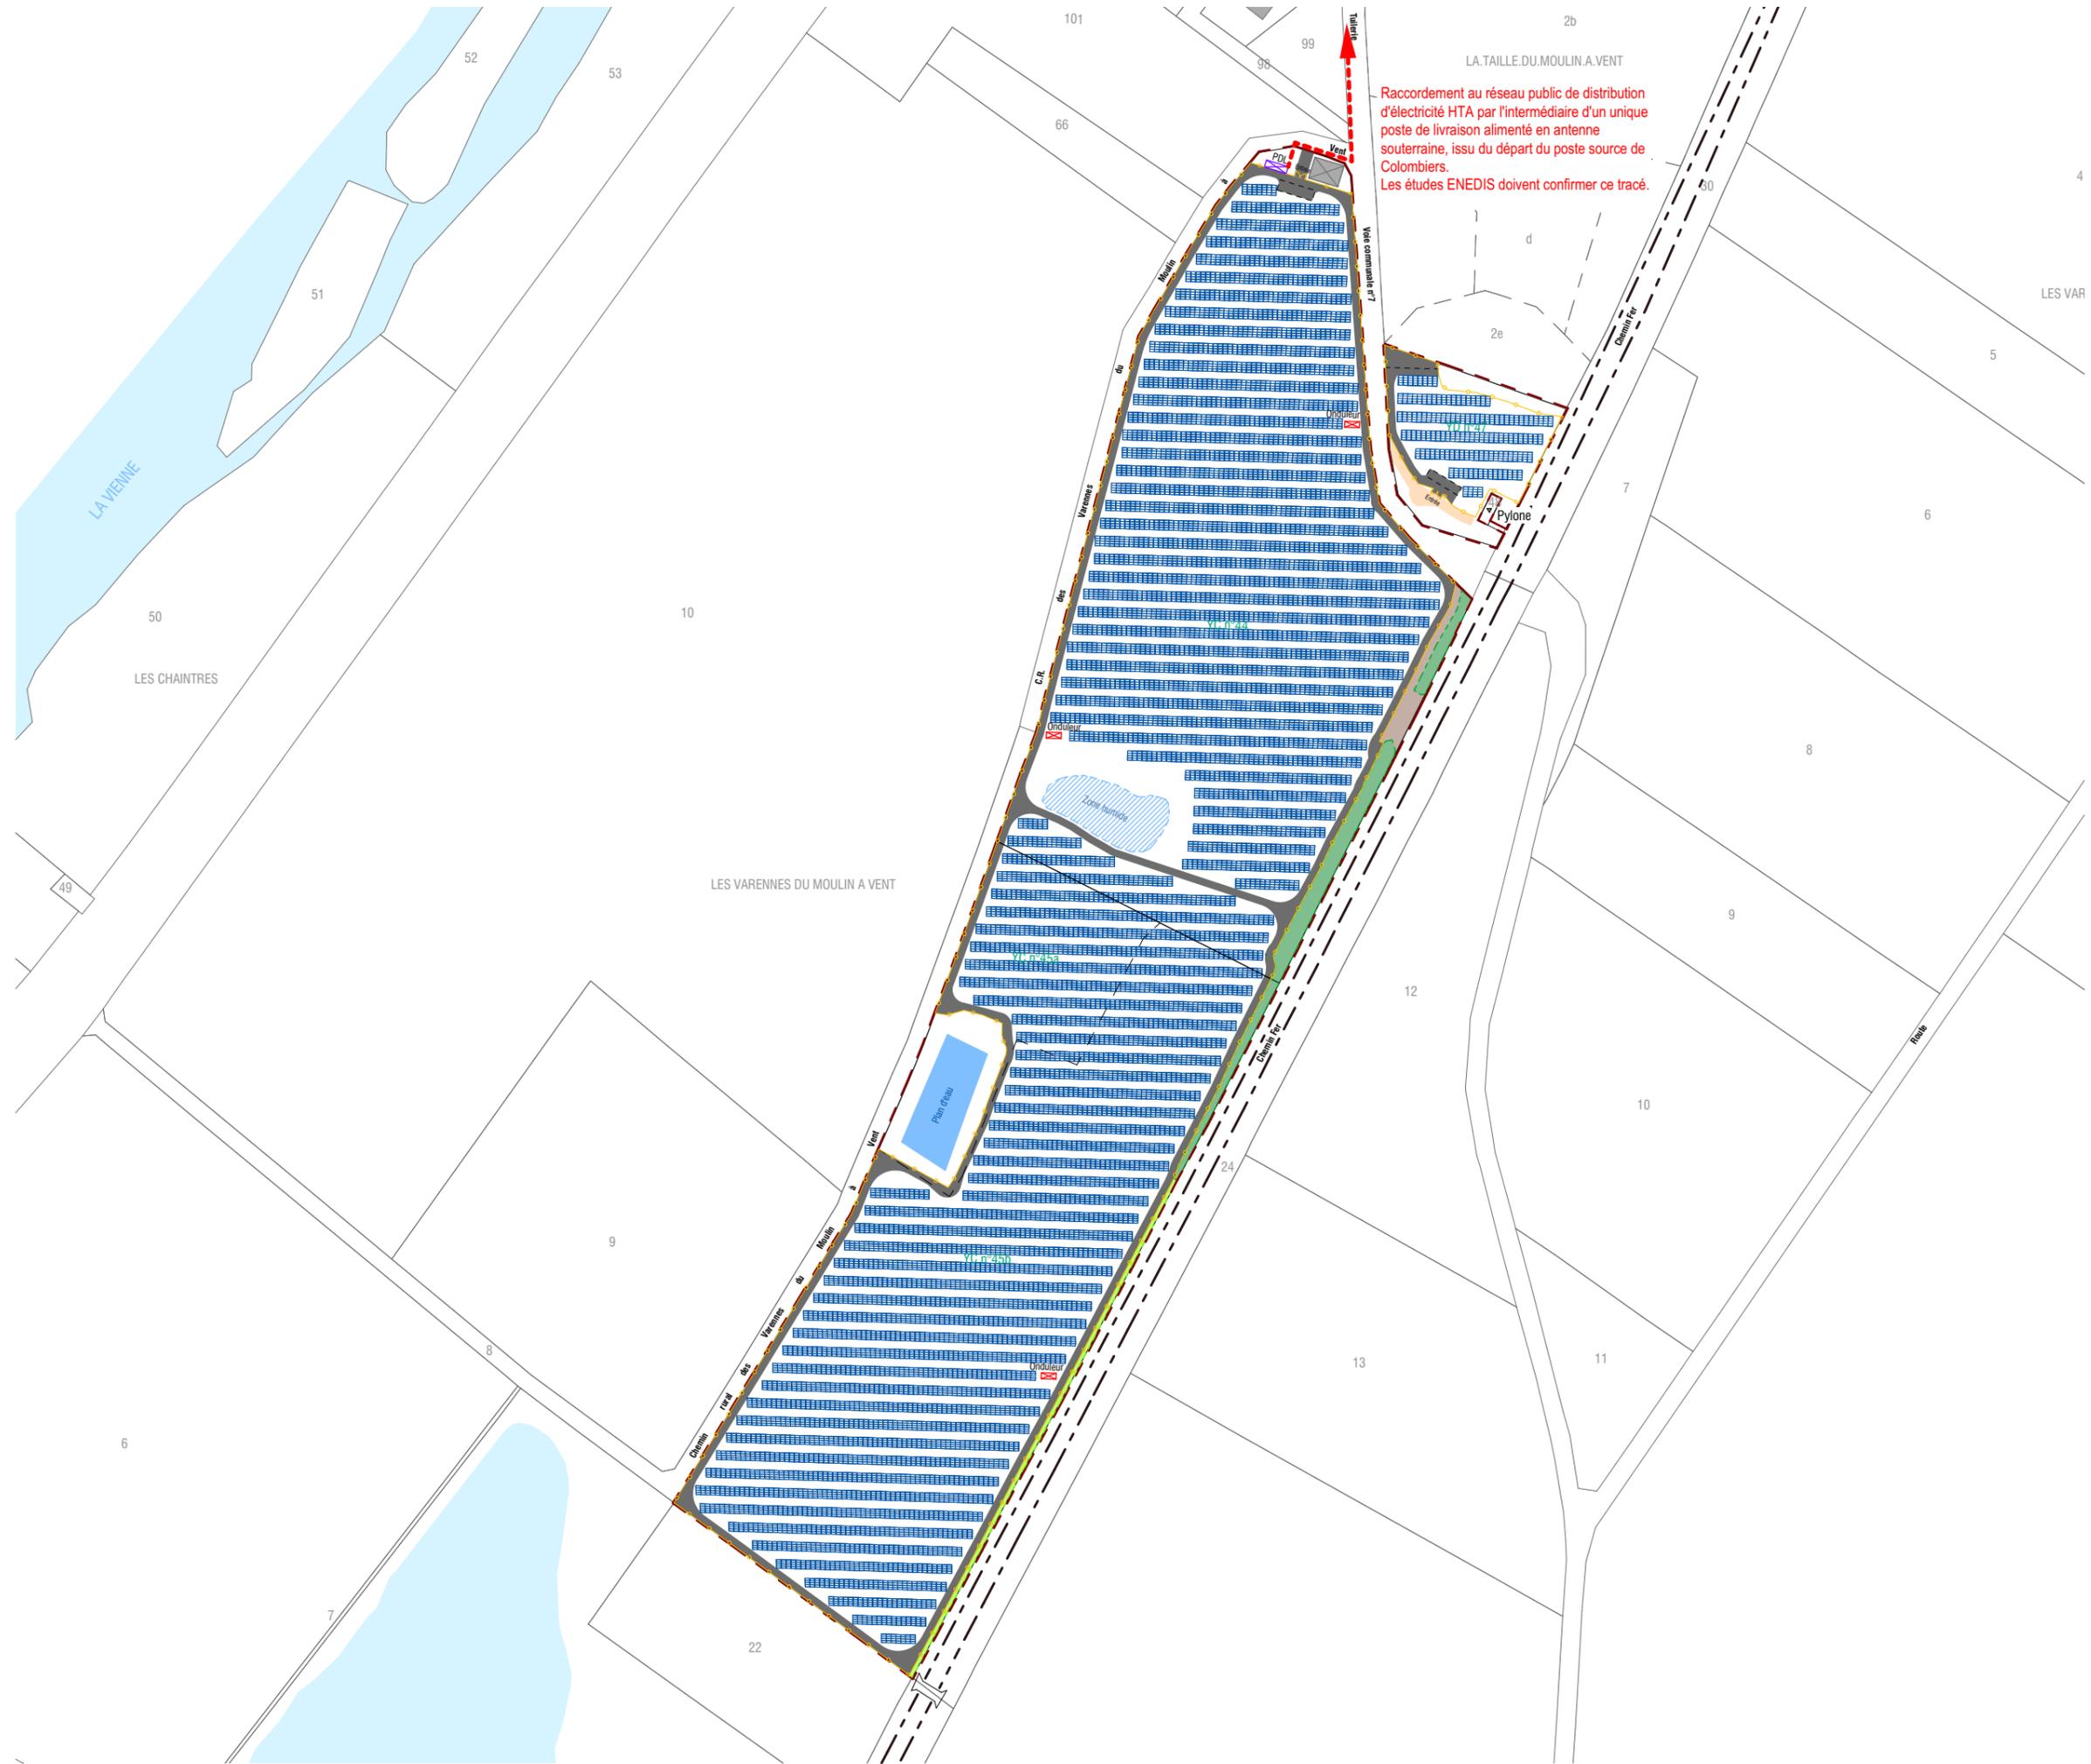

Raccordement au réseau public de distribution d'électricité HTA par l'intermédiaire d'un unique poste de livraison alimenté en antenne souterraine, issu du départ du poste source de Colombiers.  
Les études ENEDIS doivent confirmer ce tracé.

# PERMIS DE CONSTRUIRE

SIGNATURE:

**msa**

matthias schweisshelm architecture  
23 rue Hoche 93500 Pantin  
tél. +33 6 47 86 79 14 / email. msa@msarchi.net  
siret. 424 643 613 00030 // craf n° S18674

## PARC PHOTOVOLTAÏQUE LES VARENNES DU MOULIN À VENT

COMMUNE DE DANGÉ-SAINT-ROMAIN  
DEPARTEMENT DE LA VIENNE

MAITRE D'OUVRAGE :



 
**EREA INGENIERIE**  
10, place de la République  
37190 Azay-le-Rideau  
S.A.R.L. au capital de 50 000 €  
SIRET 514 673 896 00031 - 514 673 896 RCS Tours

### LEGENDE:

- Table photovoltaïque
- Local électrique (onduleurs + transformateur)
- Poste de livraison
- Raccordement électrique
- Chemin d'exploitation
- Bache incendie
- Clôture à mailles rigides avec passage pour petite faune et entrée
- Haie conservée
- Haie à planter
- ZIP
- Zone humide
- Plan d'eau
- Accès pour l'antenne
- Servitude SNCF
- Limites parcellaires
- Points d'eau / rivière
- Bâtiments existants



Echelle 1/2500 au format A3



## EVACUATION DE L'ENERGIE

**PC2**

# PARC PHOTOVOLTAÏQUE «LES VARENNES DU MOULIN À VENT» COMMUNE DE DANGÉ-SAINT-ROMAIN

 
## PC2. EMPRISES AU 1/1000ÈME ET 1/500ÈME

PERMIS DE CONSTRUIRE

SIGNATURE:

**msa**

matthias schweisselhelm architecture  
23 rue Hoche 93500 Pantin  
tél. +33 6 47 86 79 14 / email. msa@msarchi.net  
siret. 824 643 613 00030 // crafif n° S18674



PARC PHOTOVOLTAÏQUE  
LES VARENNES DU MOULIN À VENT

COMMUNE DE DANGÉ-SAINT-ROMAIN  
DEPARTEMENT DE LA VIENNE

MAITRE D'OUVRAGE :



EREA INGENIERIE  
10, place de la République  
37190 Azay-le-Rideau  
S.A.R.L. au capital de 50 000 €  
SIRET 514 673 896 00031 - 514 673 896 RCS Tours

LEGENDE:

Empty legend box for the permit drawing.

Empty box for additional information or notes.

PC2

PAGE 5 / 11



**PERMIS DE CONSTRUIRE**

SIGNATURE:

**msa**

matthias schweisselme architecture  
 23 rue Hoche 93500 Pantin  
 tél. +33 6 47 86 79 14 / email. msa@msarchi.net  
 siren. 424 643 613 00030 // craf n° S18674

*Matthias Schweisselme*

**PARC PHOTOVOLTAÏQUE  
 LES VARENES DU MOULIN À VENT**

COMMUNE DE DANGÉ-SAINT-ROMAIN  
 DEPARTEMENT DE LA VIENNE

MAITRE D'OUVRAGE :



**EREA INGENIERIE**  
 10, place de la République  
 37190 Azay-le-Rideau  
 S.A.R.L. au capital de 50 000 €  
 SIRET 514 673 896 00031 - 514 673 896 RCS Tours

**LEGENDE:**

- Table photovoltaïque
- Local électrique (onduleurs + transformateur)
- Poste de livraison
- Chemin d'exploitation
- Bache incendie
- Clôture à mailles rigides avec passage pour petite faune et entrée
- Haie conservée
- Haie à planter
- ZIP
- Zone humide
- Plan d'eau
- Accès pour l'antenne
- Servitude SNCF
- Limites parcellaires
- Points d'eau / rivière
- Bâtiments existants




Echelle 1/1000 au format A3



**EMPRISE 1**

**PC2**

LES VARENNES DU MOULIN A VENT

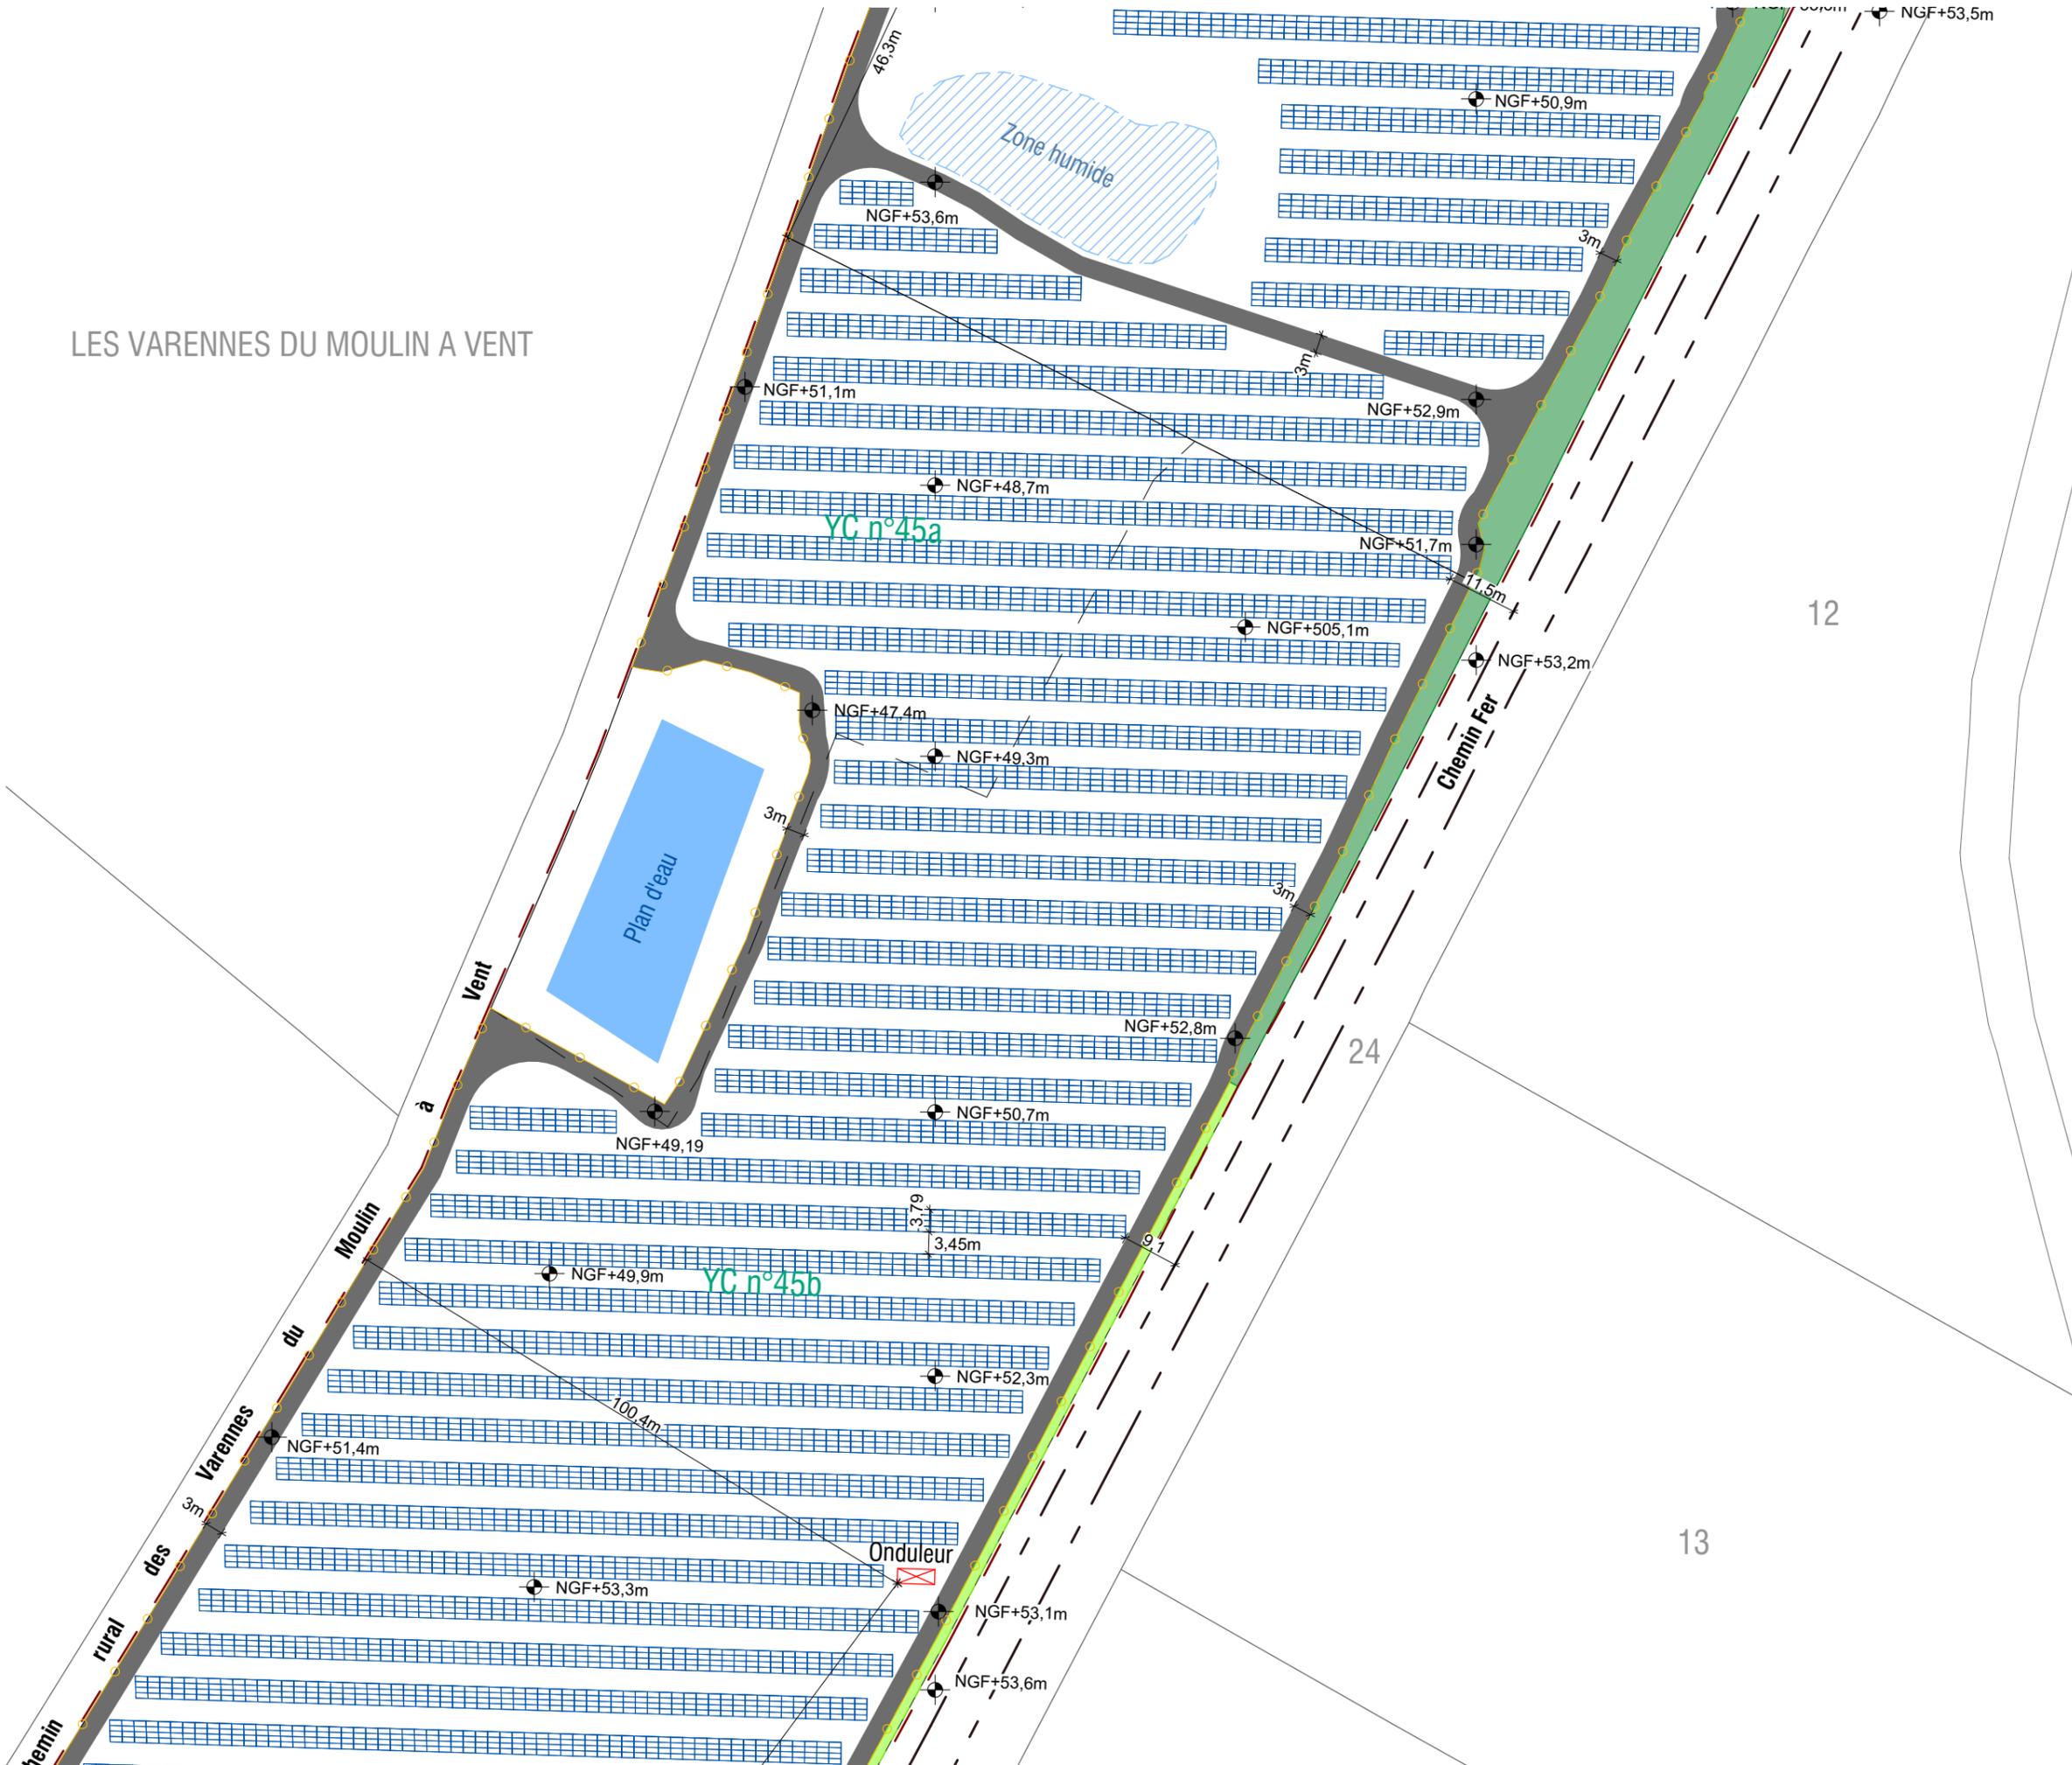

PERMIS DE CONSTRUIRE

SIGNATURE:

**msa**

matthias schweisselhelm architecture  
23 rue Hoche 93500 Pantin  
tél. +33 6 47 86 79 14 / email. msa@msarchi.net  
siret. 424 643 613 00030 // craf n° S18674

*Matthias Schweisselhelm*

PARC PHOTOVOLTAÏQUE  
LES VARENNES DU MOULIN À VENT

COMMUNE DE DANGÉ-SAINT-ROMAIN  
DEPARTEMENT DE LA VIENNE

MAITRE D'OUVRAGE :



**AREA INGENIERIE**  
10, place de la République  
37190 Azay-le-Rideau  
S.A.R.L. au capital de 50 000 €  
SIRET 514 673 896 00031 - 514 673 896 RCS Tours

LEGENDE:

- Table photovoltaïque
- Local électrique (onduleurs + transformateur)
- Poste de livraison
- Chemin d'exploitation
- Bache incendie
- Clôture à mailles rigides avec passage pour petite faune et entrée
- Haie conservée
- Haie à planter
- ZIP
- Zone humide
- Plan d'eau
- Accès pour l'antenne
- Servitude SNCF
- Limites parcellaires
- Points d'eau / rivière
- Bâtiments existants



Echelle 1/1000 au format A3



**EMPRISE 2**

**PC2**



# PERMIS DE CONSTRUIRE

SIGNATURE:

**msa**  
 matthias schweisselme architecture  
 23 rue Hoche 93500 Pantin  
 tél. +33 6 47 86 79 14 / email. msa@msarchi.net  
 siren. 424 643 613 00030 // craf n° S18674

*M. Schweisselme*


**PARC PHOTOVOLTAÏQUE  
 LES VARENNES DU MOULIN À VENT**  
 COMMUNE DE DANGÉ-SAINT-ROMAIN  
 DEPARTEMENT DE LA VIENNE

MAITRE D'OUVRAGE :

**erea**  
 INGENIERIE  
 EREA INGENIERIE  
 10, place de la République  
 37190 Azay-le-Rideau  
 S.A.R.L. au capital de 50 000 €  
 SIRET 514 673 896 00031 - 514 673 896 RCS Tours

## LEGENDE:

- Table photovoltaïque
- Local électrique (onduleurs + transformateur)
- Poste de livraison
- Chemin d'exploitation
- Bache incendie
- Clôture à mailles rigides avec passage pour petite faune et entrée
- Haie conservée
- Haie à planter
- ZIP
- Zone humide
- Plan d'eau
- Accès pour l'antenne
- Servitude SNCF
- Limites parcellaires
- Points d'eau / rivière
- Bâtiments existants

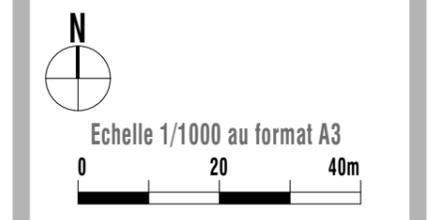


**EMPRISE 3**

# PERMIS DE CONSTRUIRE

SIGNATURE:

 **msa**  
matthias schweisselme architecture  
23 rue Hoche 93500 Pantin  
tél. +33 6 47 86 79 14 / email. msa@msarchi.net  
siret. 424 643 613 00030 // crafif n° S18674



**PARC PHOTOVOLTAÏQUE  
LES VARENNES DU MOULIN À VENT**  
COMMUNE DE DANGÉ-SAINT-ROMAIN  
DEPARTEMENT DE LA VIENNE

MAITRE D'OUVRAGE :



**EREA INGENIERIE**  
10, place de la République  
37190 Azay-le-Rideau  
S.A.R.L. au capital de 50 000 €  
SIRET 514 673 896 00031 - 514 673 896 RCS Tours

## LEGENDE:


-  Table photovoltaïque
-  Local électrique (onduleurs + transformateur)
-  Poste de livraison
-  Chemin d'exploitation
-  Bache incendie
-  Clôture à mailles rigides avec passage pour petite faune et entrée
-  Haie conservée
-  Haie à planter
-  ZIP
-  Zone humide
-  Plan d'eau
-  Accès pour l'antenne
-  Servitude SNCF
-  Limites parcellaires
-  Points d'eau / rivière
-  Bâtiments existants

N

Echelle 1/500 au format A3



**EMPRISE 4**

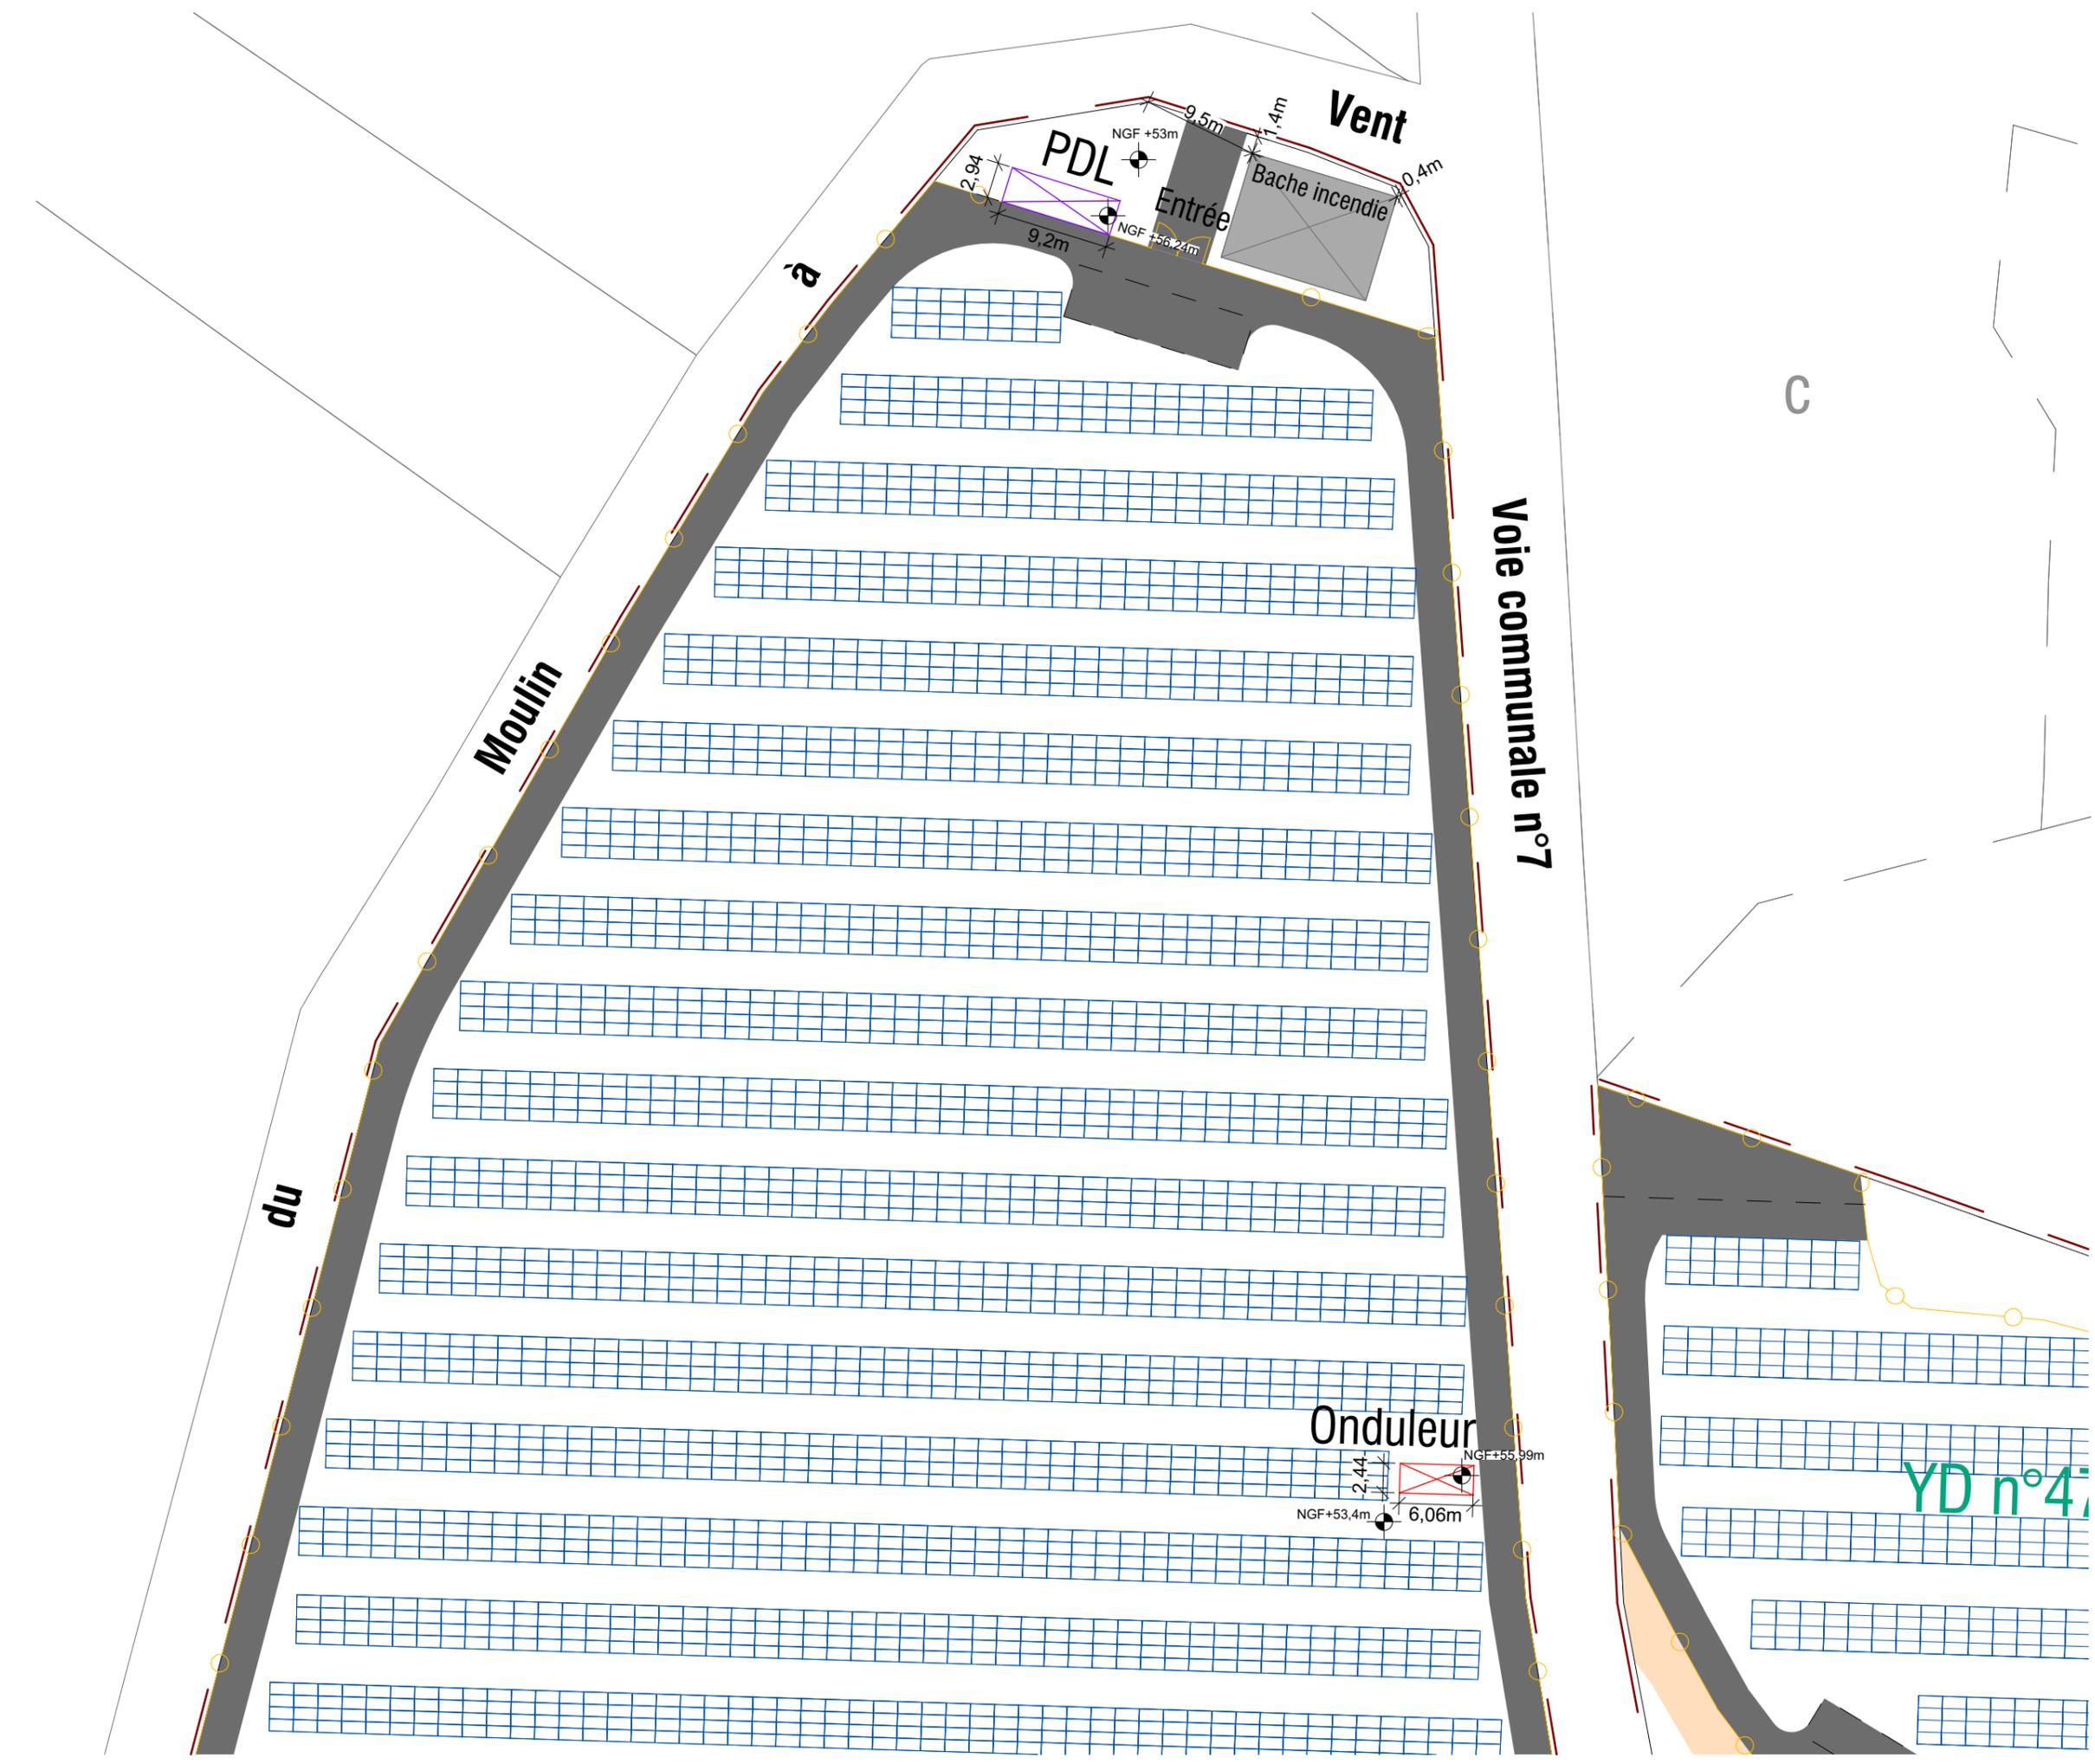


# PERMIS DE CONSTRUIRE

SIGNATURE:

**msa**

 matthias schweisselhelm architecture  
23 rue Hoche 93500 Pantin  
tél. +33 6 47 86 79 14 / email. msa@msarchi.net  
siret. 424 643 613 00030 // craf n° S18674



## PARC PHOTOVOLTAÏQUE LES VARENNES DU MOULIN À VENT

COMMUNE DE DANGÉ-SAINT-ROMAIN  
DEPARTEMENT DE LA VIENNE

 
MAITRE D'OUVRAGE :



**EREA INGENIERIE**  
10, place de la République  
37190 Azay-le-Rideau  
S.A.R.L. au capital de 50 000 €  
SIRET 514 673 896 00031 - 514 673 896 RCS Tours

LEGENDE:

-  Table photovoltaïque
-  Local électrique (onduleurs + transformateur)
-  Poste de livraison
-  Chemin d'exploitation
-  Bache incendie
-  Clôture à mailles rigides avec passage pour petite faune et entrée
-  Haie conservée
-  Haie à planter
-  ZIP
-  Zone humide
-  Plan d'eau
-  Accès pour l'antenne
-  Servitude SNCF
-  Limites parcellaires
-  Points d'eau / rivière
-  Bâtiments existants




Echelle 1/500 au format A3




**EMPRISE 5**

**PC2**

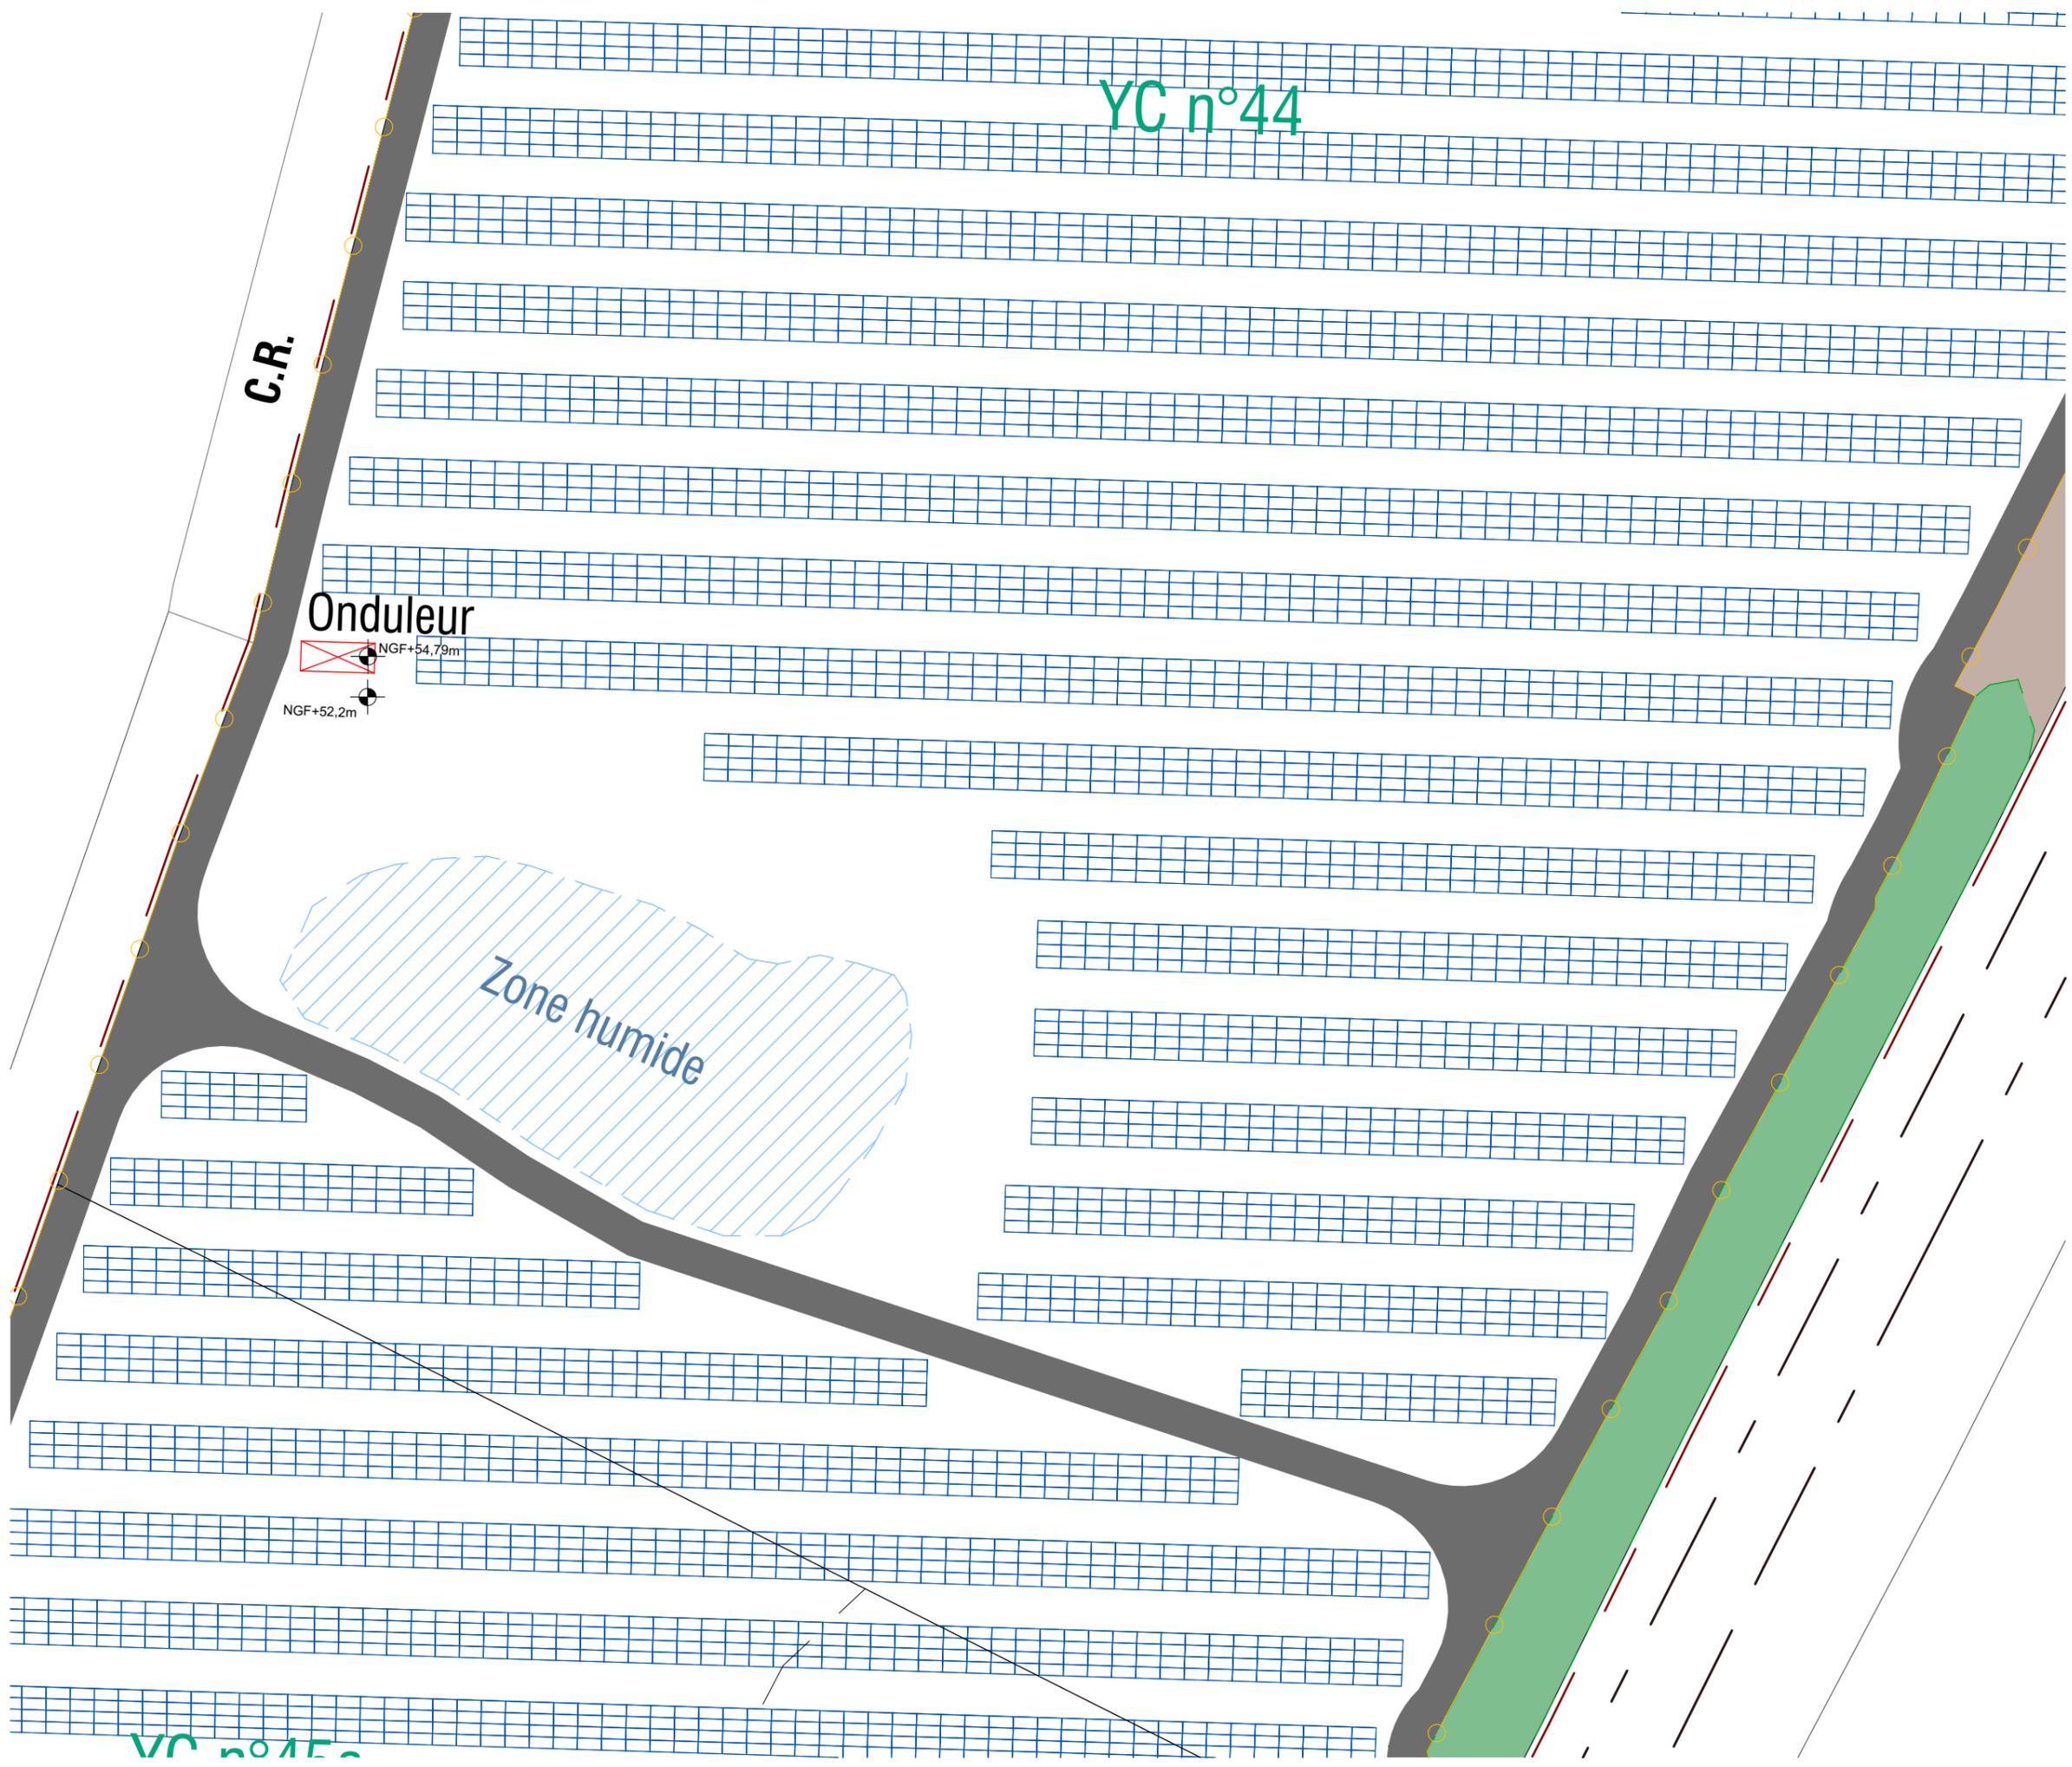


VC n°150

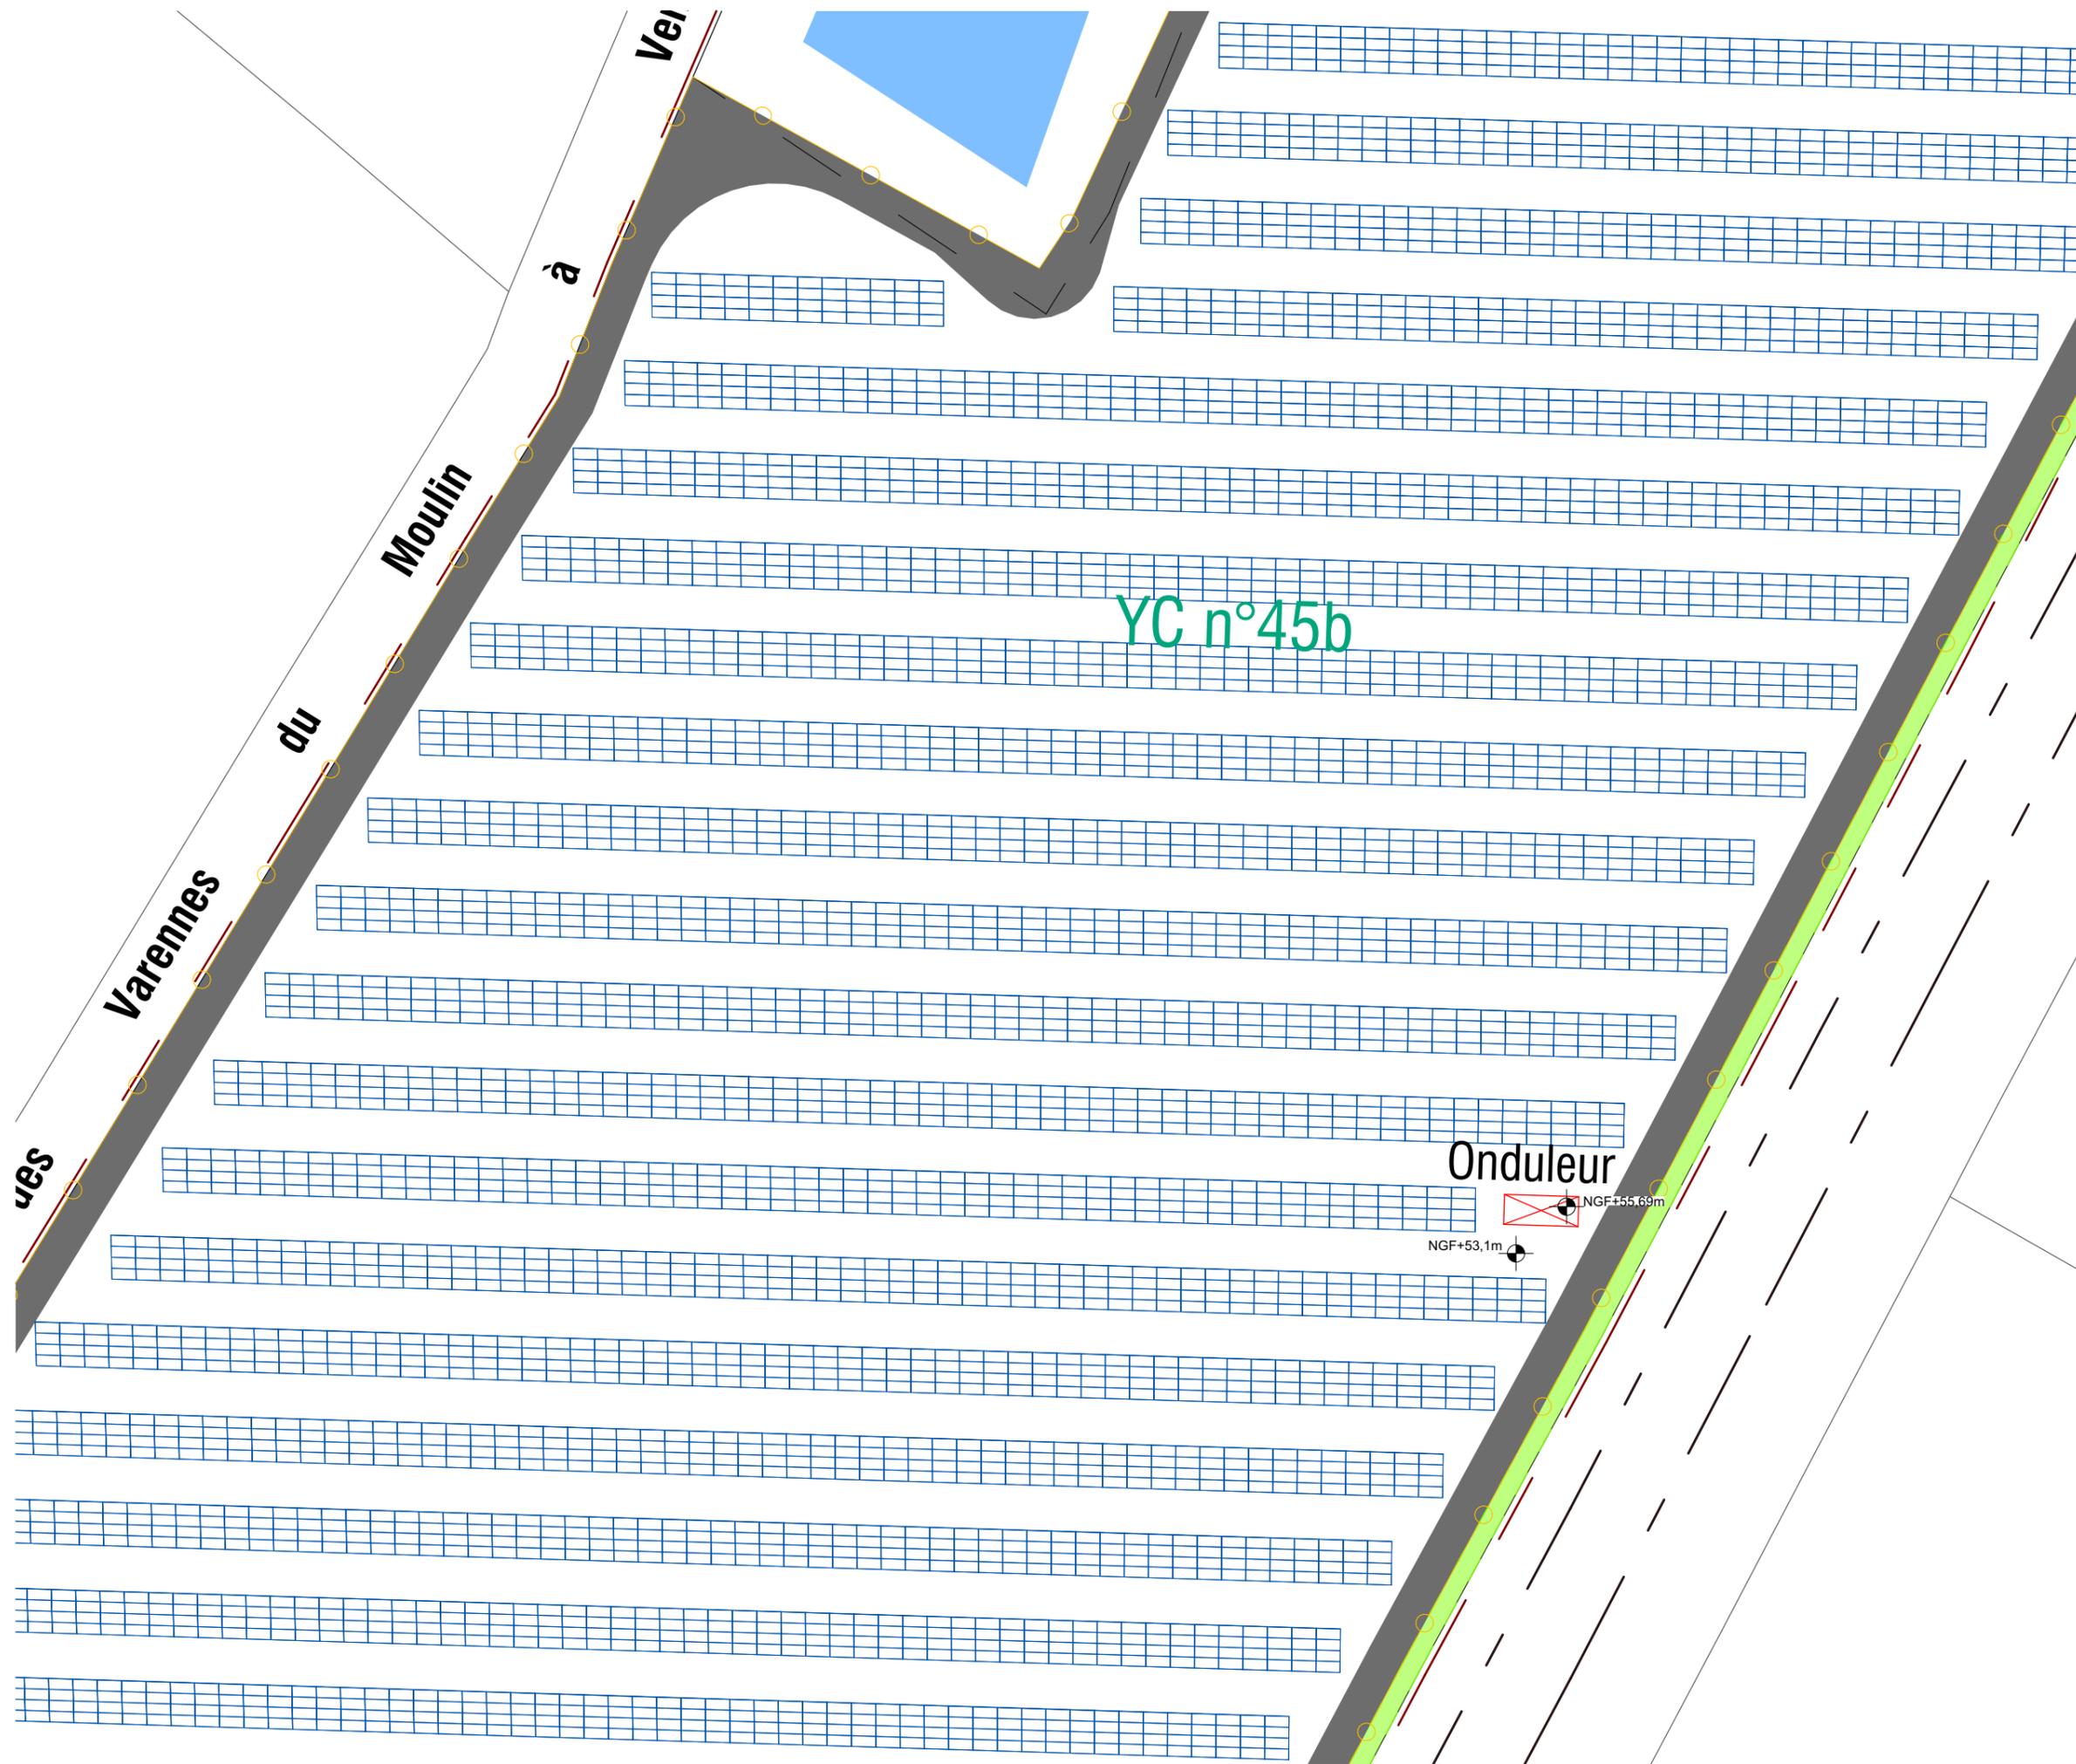

# PERMIS DE CONSTRUIRE

SIGNATURE:

 **msa**  
 matthias schweisshelm architecture  
 23 rue Hoche 93500 Pantin  
 tél. +33 6 47 86 79 14 / email. msa@msarchi.net  
 siren. 424 643 613 00030 // craf n° S18674



## PARC PHOTOVOLTAÏQUE LES VARENNES DU MOULIN À VENT

COMMUNE DE DANGÉ-SAINT-ROMAIN  
DEPARTEMENT DE LA VIENNE

MAITRE D'OUVRAGE :

**erea**  
INGENIERIE

ERA INGENIERIE  
 10, place de la République  
 37190 Azay-le-Rideau  
 S.A.R.L. au capital de 50 000 €  
 SIRET 514 673 896 00031 - 514 673 896 RCS Tours

LEGENDE:

-  Table photovoltaïque
-  Local électrique (onduleurs + transformateur)
-  Poste de livraison
-  Chemin d'exploitation
-  Bache incendie
-  Clôture à mailles rigides avec passage pour petite faune et entrée
-  Haie conservée
-  Haie à planter
-  ZIP
-  Zone humide
-  Plan d'eau
-  Accès pour l'antenne
-  Servitude SNCF
-  Limites parcellaires
-  Points d'eau / rivière
-  Bâtiments existants



Echelle 1/500 au format A3



**EMPRISE 6**

**PC2**